



RZUT KOMORY K12A

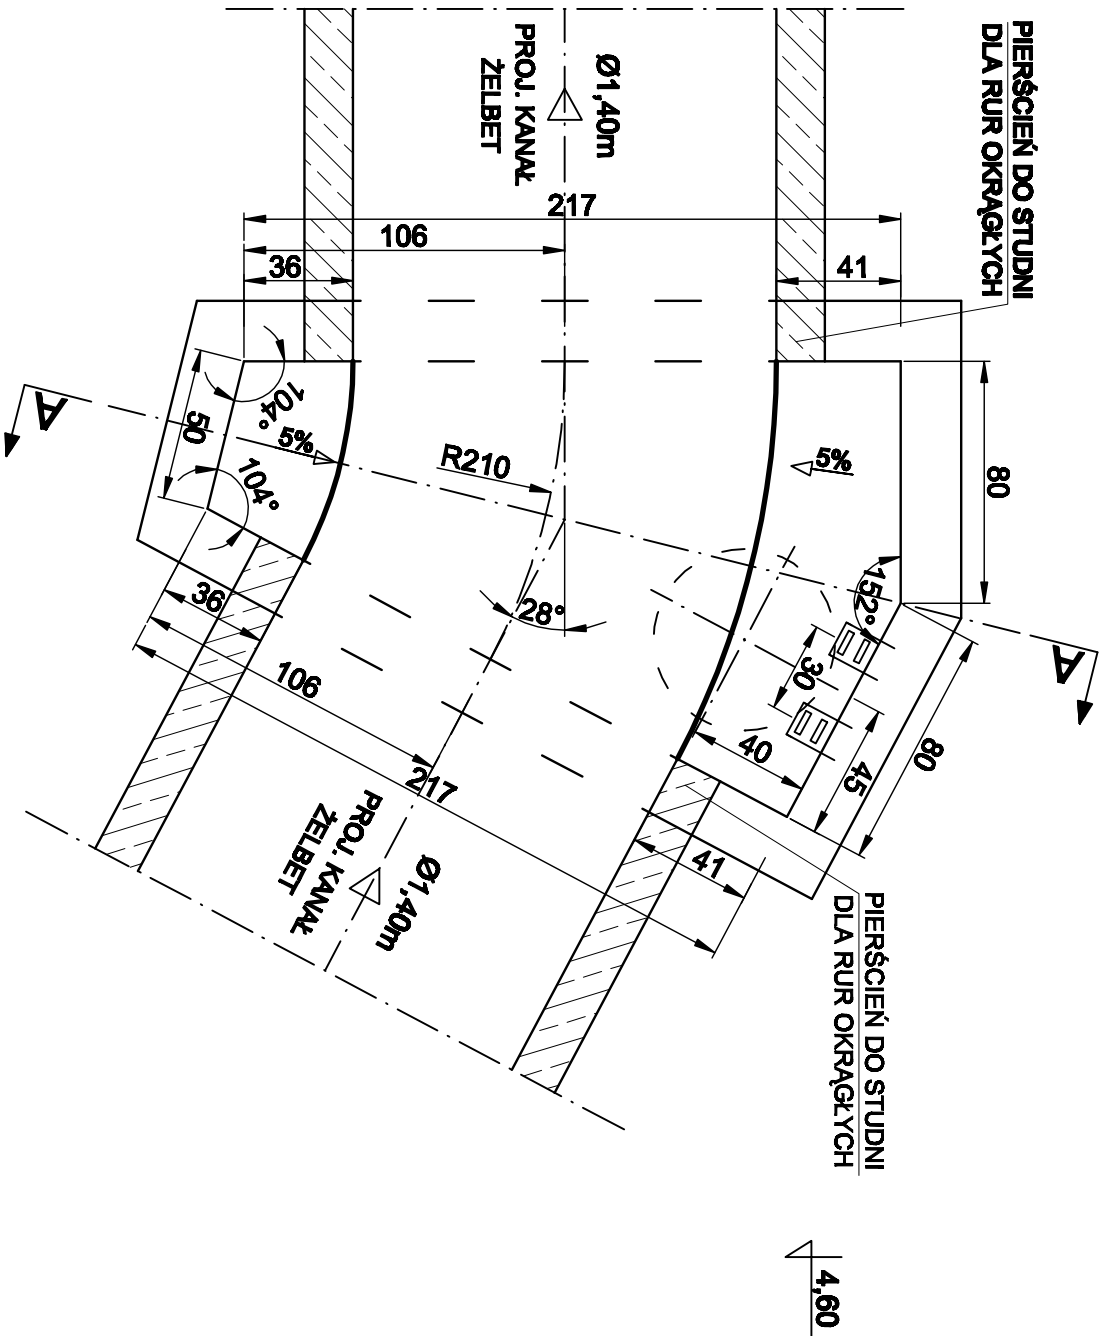

PRZĘKROJ A-A

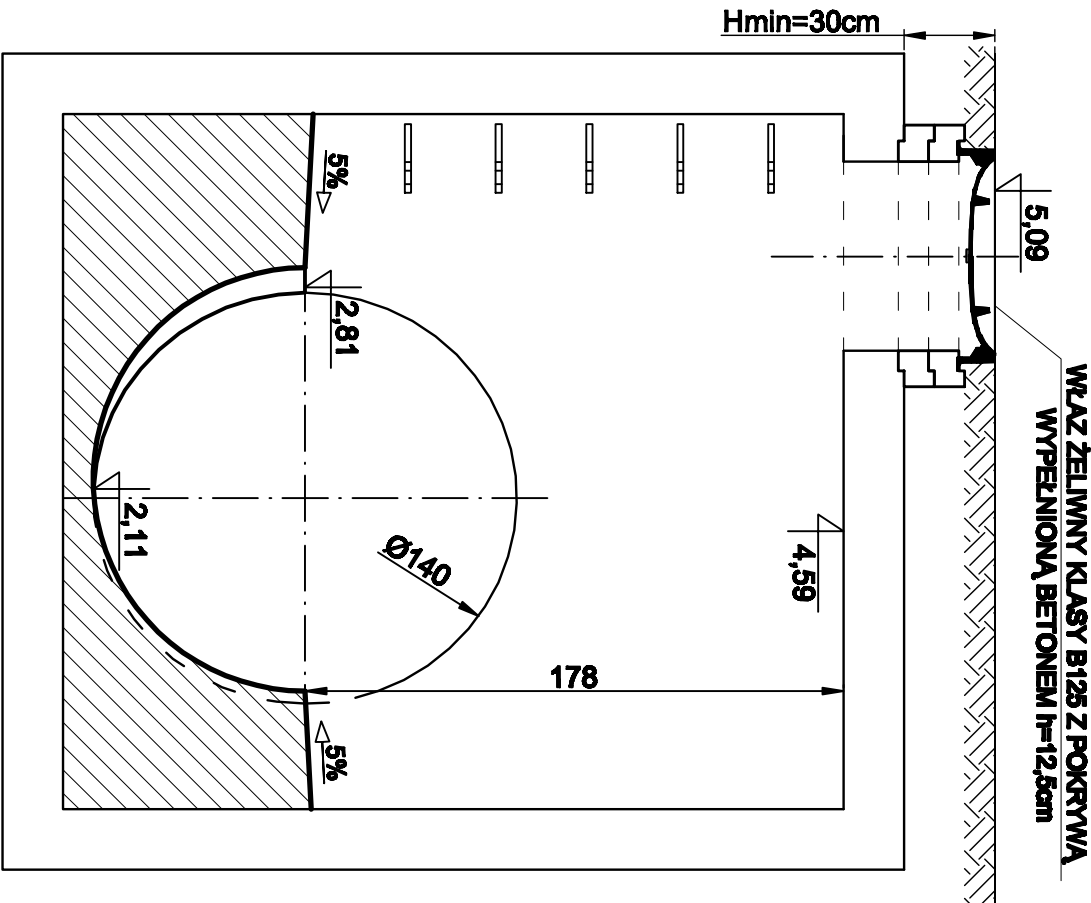

IBPBK s.a. Biurowo-Pracownia Inżynierska w Olsztynie		BUDOWA SZCZECIŃSKIEGO SZYBKIEGO TRANWAJU ETAP II - PRZEBUDOWA ULICY BALAJONÓW OGIĘPSKICH DLA PORZĘD BUDOWY SST WRAZ Z WZBUDNIENIEM PRZECIŻNIENIA UZBROJENIA PODZIEMNEGO KOMORA K12A	
Projektant: mgr inż. Zbigniew Woźniak		Stadium opracowania: PROJEKT WYKONAWCZY	
Data: 03.2011		Skala: 1:25	
Nr zlec.: 9390		Nr arch: 4	
Specj.: instalacyjno-techniczna		Specj.: instalacyjno-techniczna	
upr. nr 282/Sz/83		upr. nr 282/Sz/83	
Specj.: -		Specj.: -	
upr. nr -		upr. nr -	
Opracowanie: mgr inż. Maciej Zalewski		Specj.: instalacyjno-techniczna	
upr. nr -		upr. nr -	
Sprawdzający: mgr inż. Dariusz Skuza		Specj.: 583/Sz/94	
upr. nr -		upr. nr -	