


NR	Pomieszczenie	m <sup>3</sup>	Posadzka	NR	Pomieszczenie	m <sup>3</sup>	Posadzka
1	Przebiegnik	3,9	terakota	11	Korytarz	13,4	terakota
2	Korytarz	12,5	terakota	12	Biuro	16,1	terakota
3	sztolnia domska	30,6	terakota	13	Pokojno	11,7	terakota
4	Umywalka	10,0	terakota	14	Pom. socjalne	32,1	terakota
5	Schody do piwni	7,2	terakota	15	Szalnia mebla	41,0	terakota
6	WC "D"	1,4	terakota	16	Umywalka	8,9	terakota
7	WC "D"	3,1	terakota	17	Natrysk "M"	5,5	terakota
8	Natrysk "D"	7,1	terakota	18	WC "M"	7,5	terakota
9	Pom. gospodarcza	4,4	terakota	19	Przebiegnik	3,1	terakota
10	Magazyn odziezy	7,4	terakota		RAZEM	231,4	

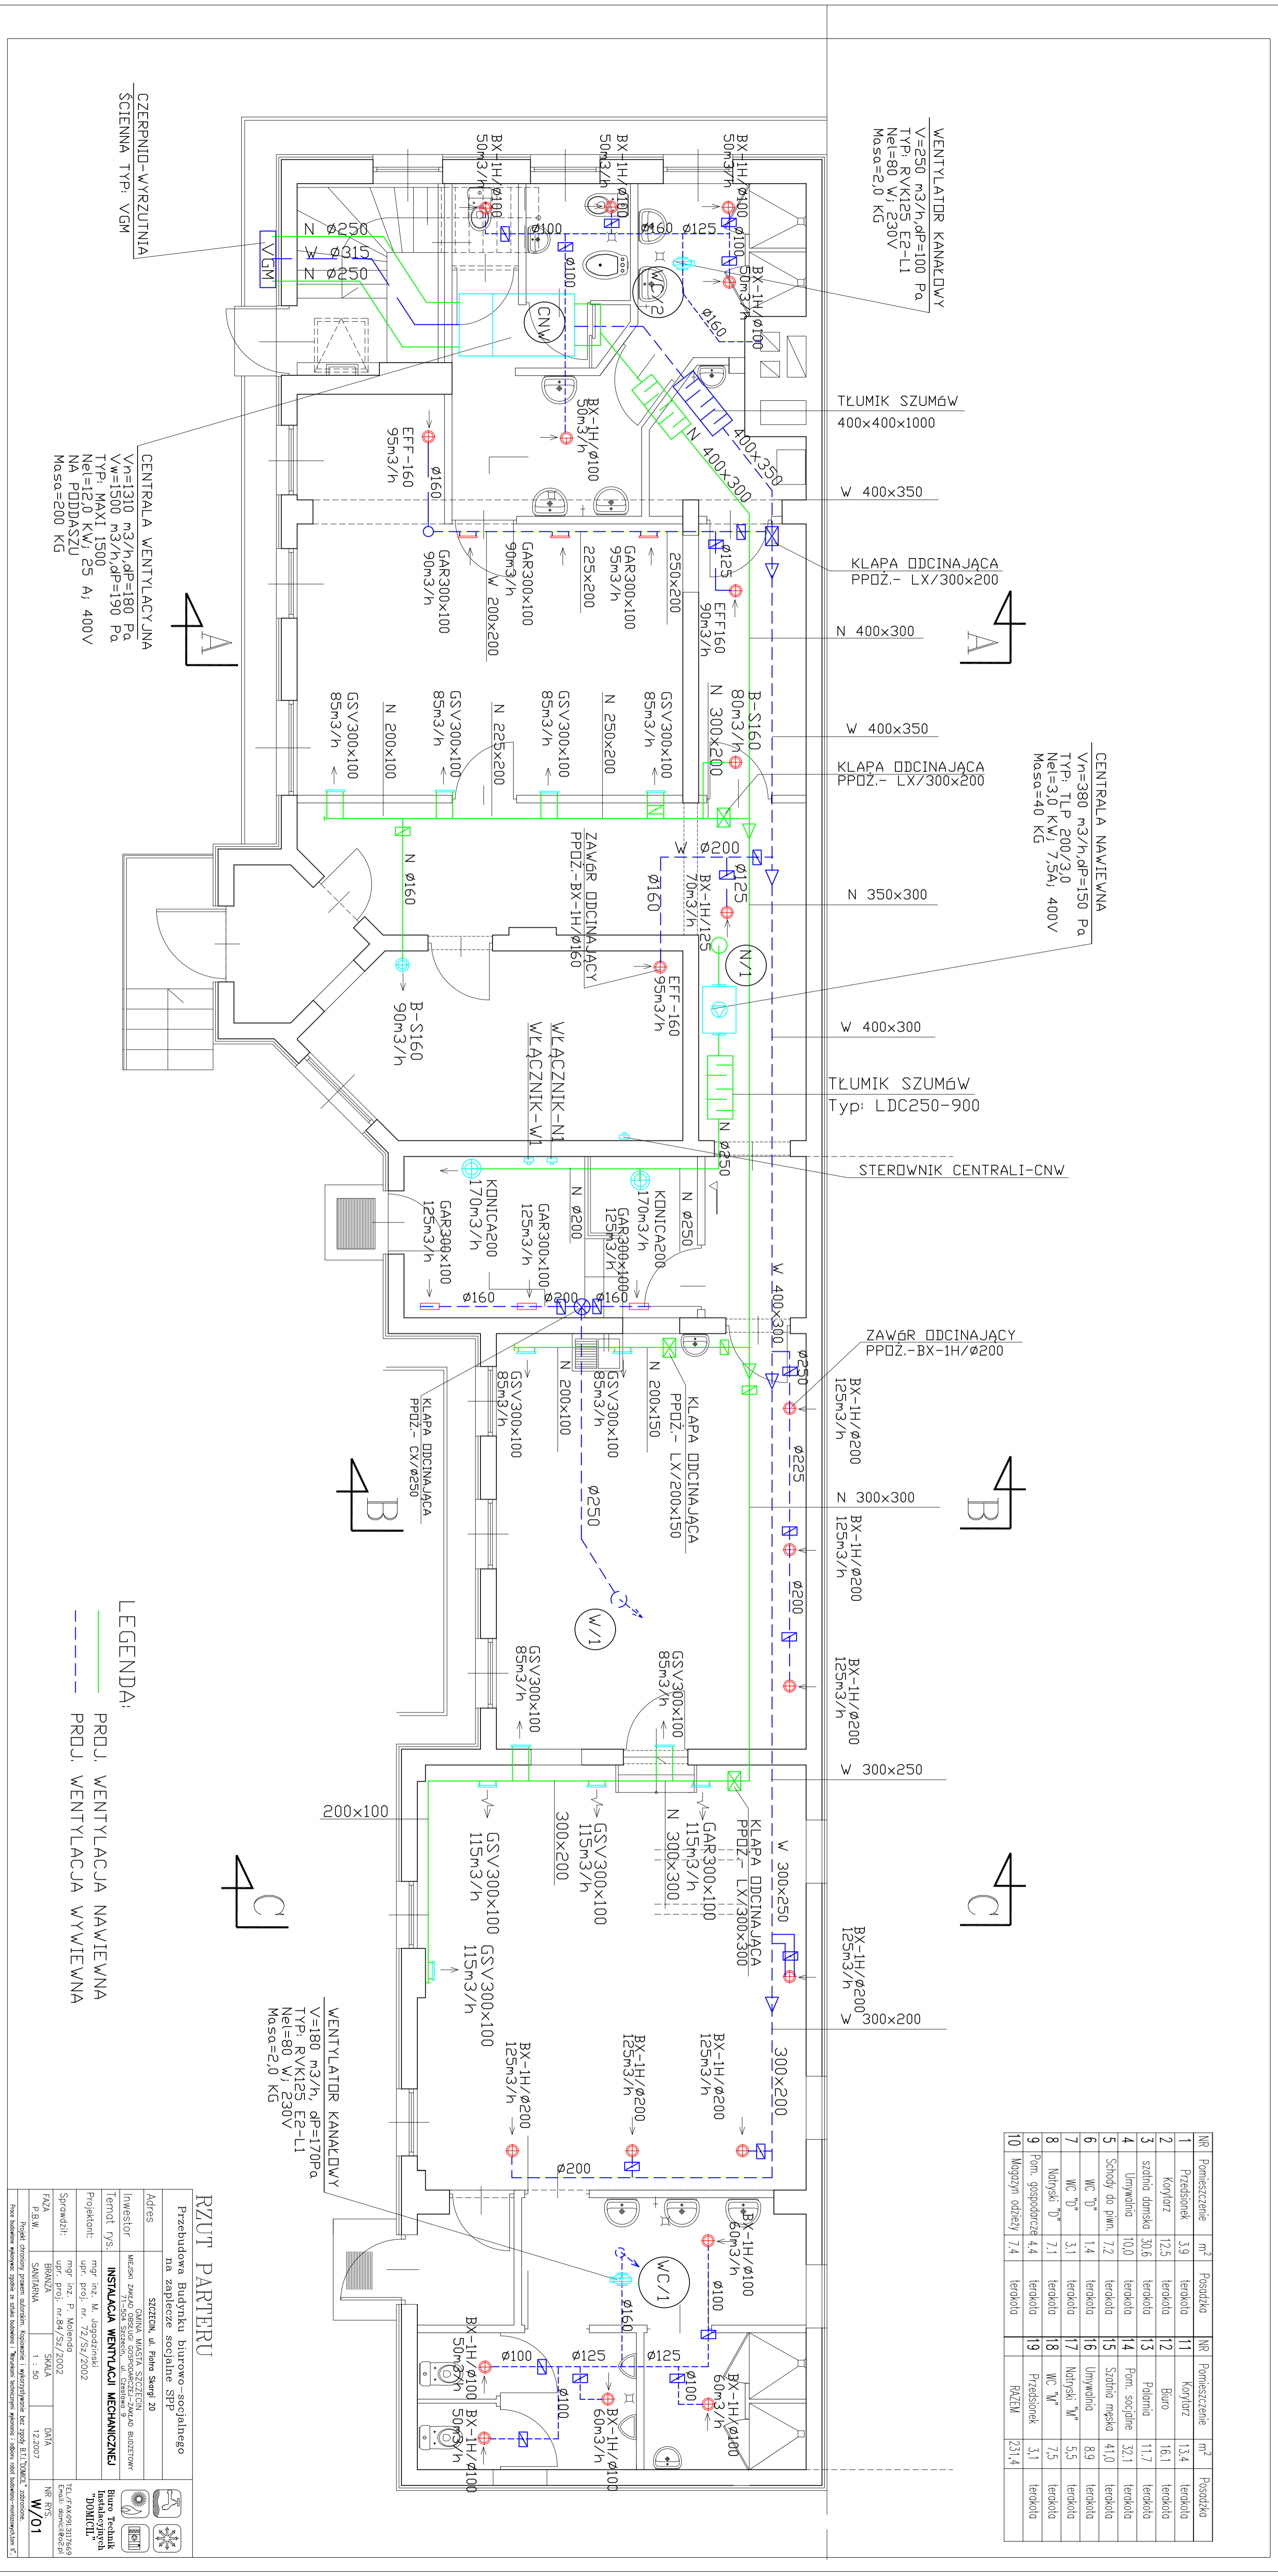

**RZUT PARTERU**

Przebudowa Budynku biurowo-socjalnego na zaplecze socjalne SFT

Adres: **SZCZECIN, ul. Piłsudskiego 20**

Inwestor: **WKSPOŁ. ZAKŁAD OŚWIAT. OŚROD. SZCZECIŃSKO-BIULETYN**

Projektant: **INSTALACJA WENTYLACJI MECHANICZNEJ**

Projektant: **mgr inż. M. Jędrzejak**

upr. proj. nr 44/SZ/2002

Sprzedaż: **upr. proj. nr 44/SZ/2002**

FAZA: **BRANŻA**

P.R.B.W. **SAINTFRAN**

1 : 50

DATA: **12.2007**

NR KRÓT.: **W/01**

Plan wykonawczy systemu wentylacji mechanicznej. Skala: 1:50. Zawiera: 1. Plan instalacji wentylacji mechanicznej. 2. Plan instalacji elektrycznej. 3. Plan instalacji hydraulicznej. 4. Plan instalacji gazowej. 5. Plan instalacji ciepłej wody użytkowej. 6. Plan instalacji ciepłej wody grzewczej. 7. Plan instalacji ciepłej wody sanitacyjnej. 8. Plan instalacji ciepłej wody technologicznej. 9. Plan instalacji ciepłej wody chłodzącej. 10. Plan instalacji ciepłej wody podgrzewanej. 11. Plan instalacji ciepłej wody podgrzewanej. 12. Plan instalacji ciepłej wody podgrzewanej. 13. Plan instalacji ciepłej wody podgrzewanej. 14. Plan instalacji ciepłej wody podgrzewanej. 15. Plan instalacji ciepłej wody podgrzewanej. 16. Plan instalacji ciepłej wody podgrzewanej. 17. Plan instalacji ciepłej wody podgrzewanej. 18. Plan instalacji ciepłej wody podgrzewanej. 19. Plan instalacji ciepłej wody podgrzewanej. 20. Plan instalacji ciepłej wody podgrzewanej.