


PIWNICA

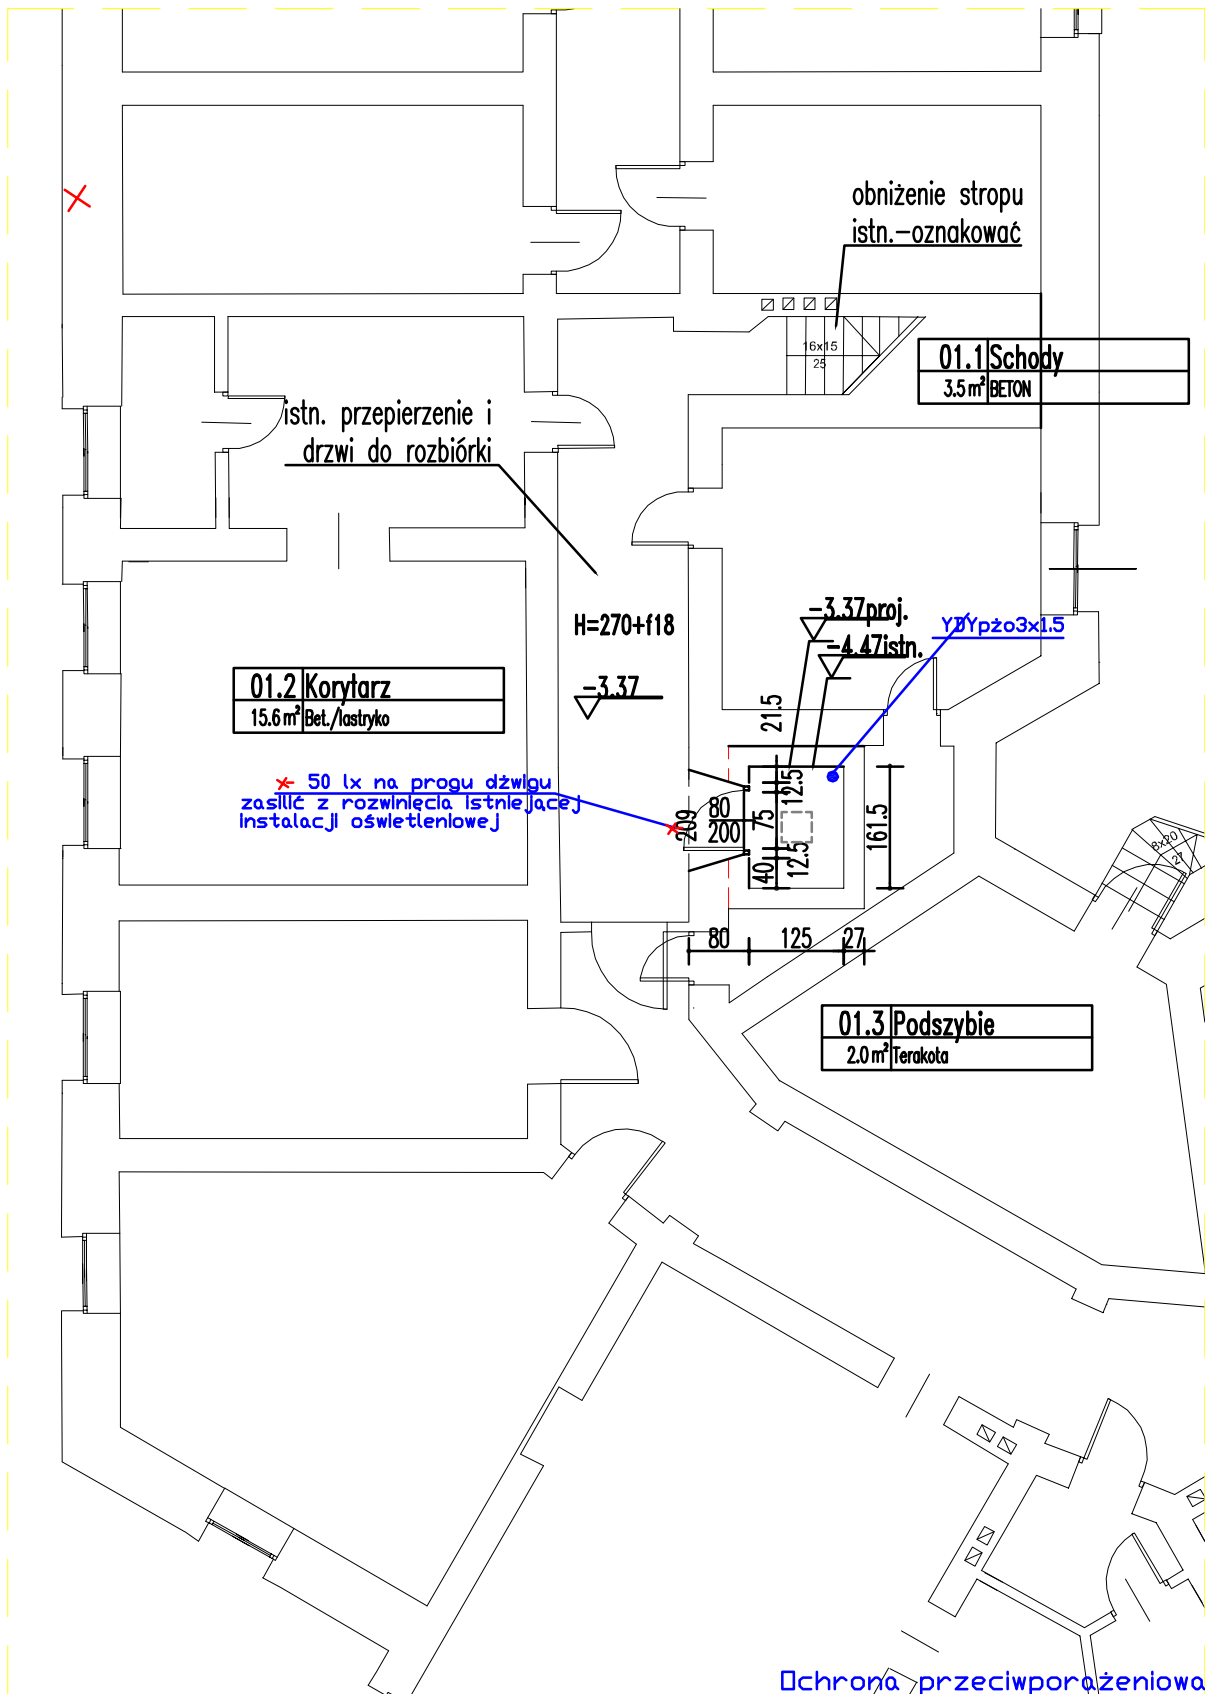

Ochrona przeciwporażeniowa przez samoczynne wyłączenie zasilania.

TEMAT OPRACOWANIA: Wymiana dźwigu osobowego w istn. szybie PB – INSTALACJE ELEKTRYCZNE		
OBIEKT: BUDYNEK BIUROWO-USŁUGOWY Szczecin al. Woj.Polskiego 63	DATA: 10.2008	
TREŚĆ: RZUT fragm. PIWNIC	SKALA: 1:100	
PROJEKTANT: mgr inż.Hanna Wąszczuk Nr uprawnień: 23/Sz/84	NR. KRS:	
SPRAWDZICZ: mgr inż.Aleksander Wieczorkiewicz Nr uprawnień: 127/Sz/88	STRONA: E/2	