


PARTER

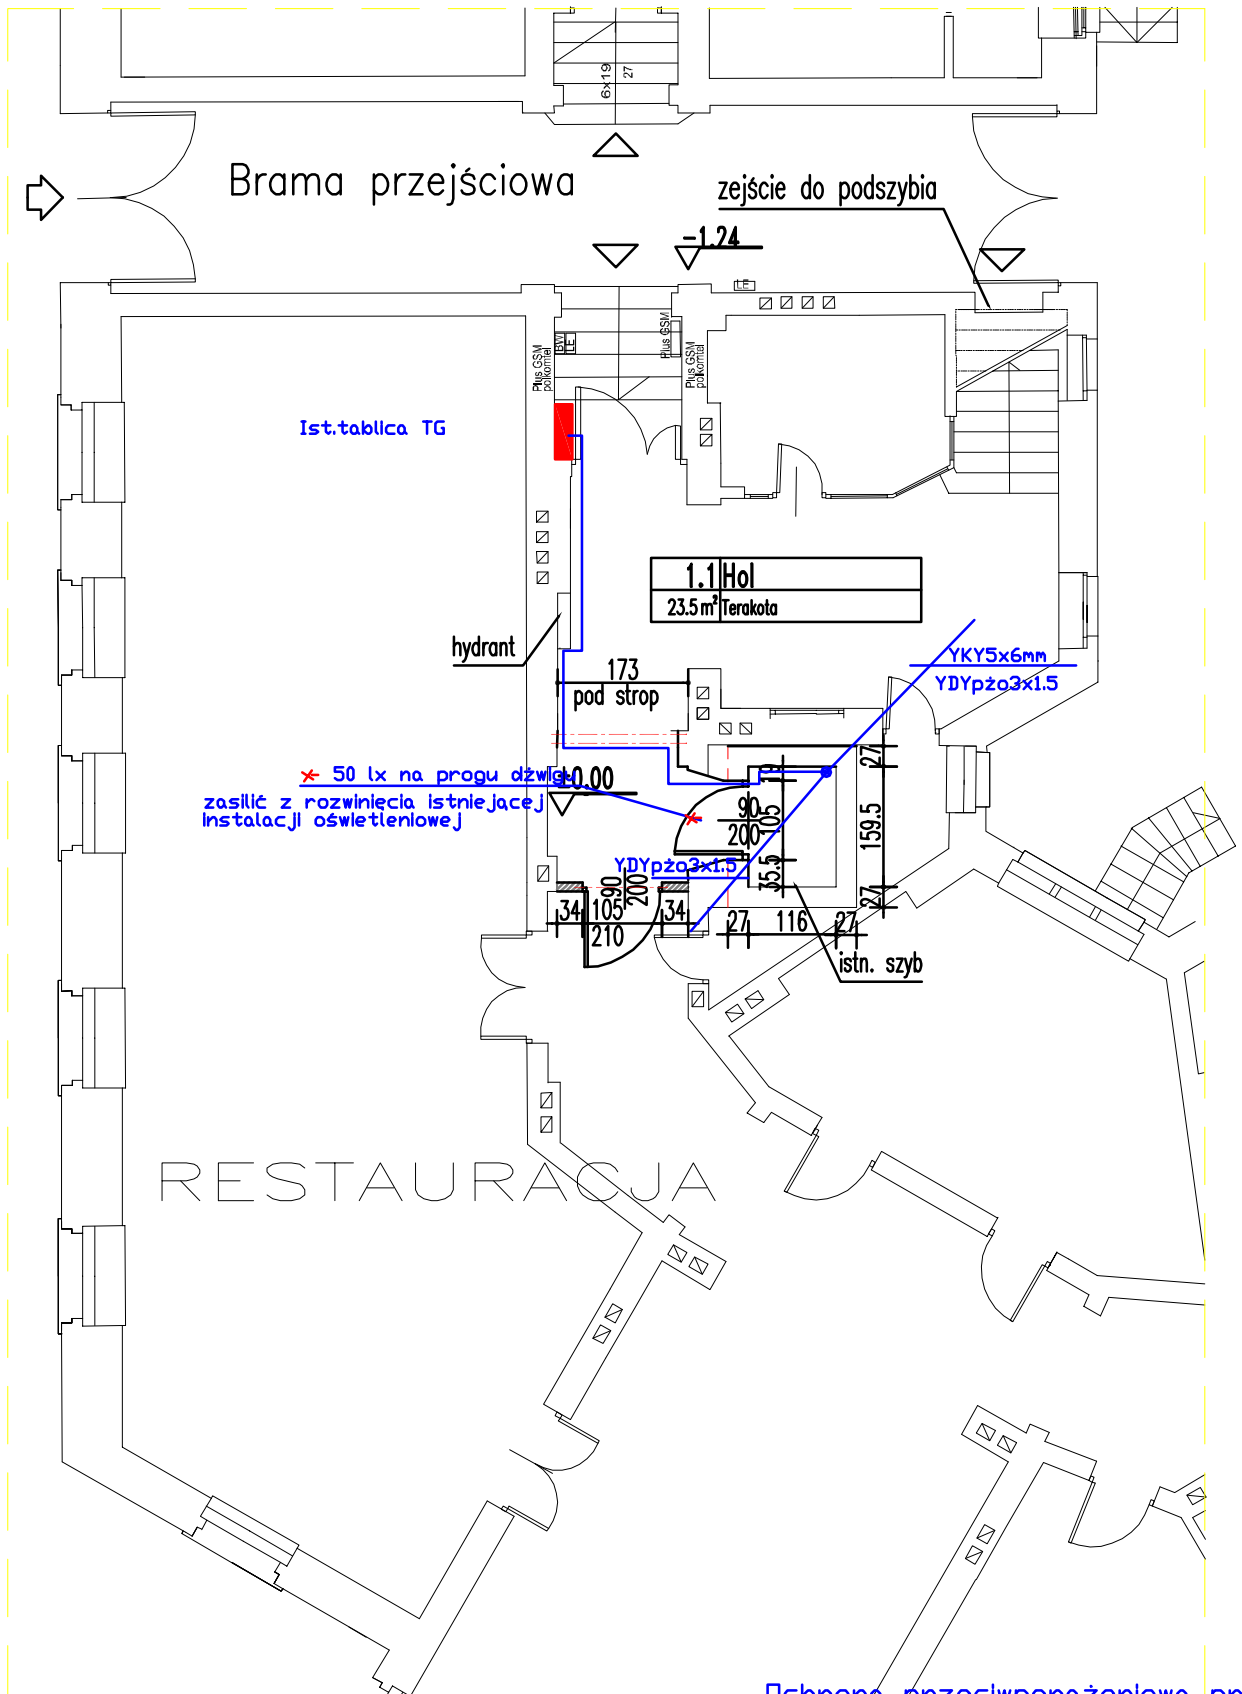

Ochrona przeciwporażeniowa przez samoczynne wyłączenie zasilania.

TEMAT OPRACOWANIA: Wymiana dźwigu osobowego w istn. szybie PB – INSTALACJE ELEKTRYCZNE	
OBIEKT: BUDYNEK BIUROWO-USŁUGOWY Szczecin al. Woj.Polskiego 83	DATA: 10.2008
TREŚĆ: RZUT fragm. PARTERU	SKALA: 1:100
PROJEKTANT: mgr inż.Hanna Właszczuk Nr uprawnień: 23/Sz/84	NR RYS.:
SPRAWDZIE: mgr inż.Aleksander Wleczorkiewicz Nr uprawnień: 127/Sz/88	E/3