


I PIĘTRO

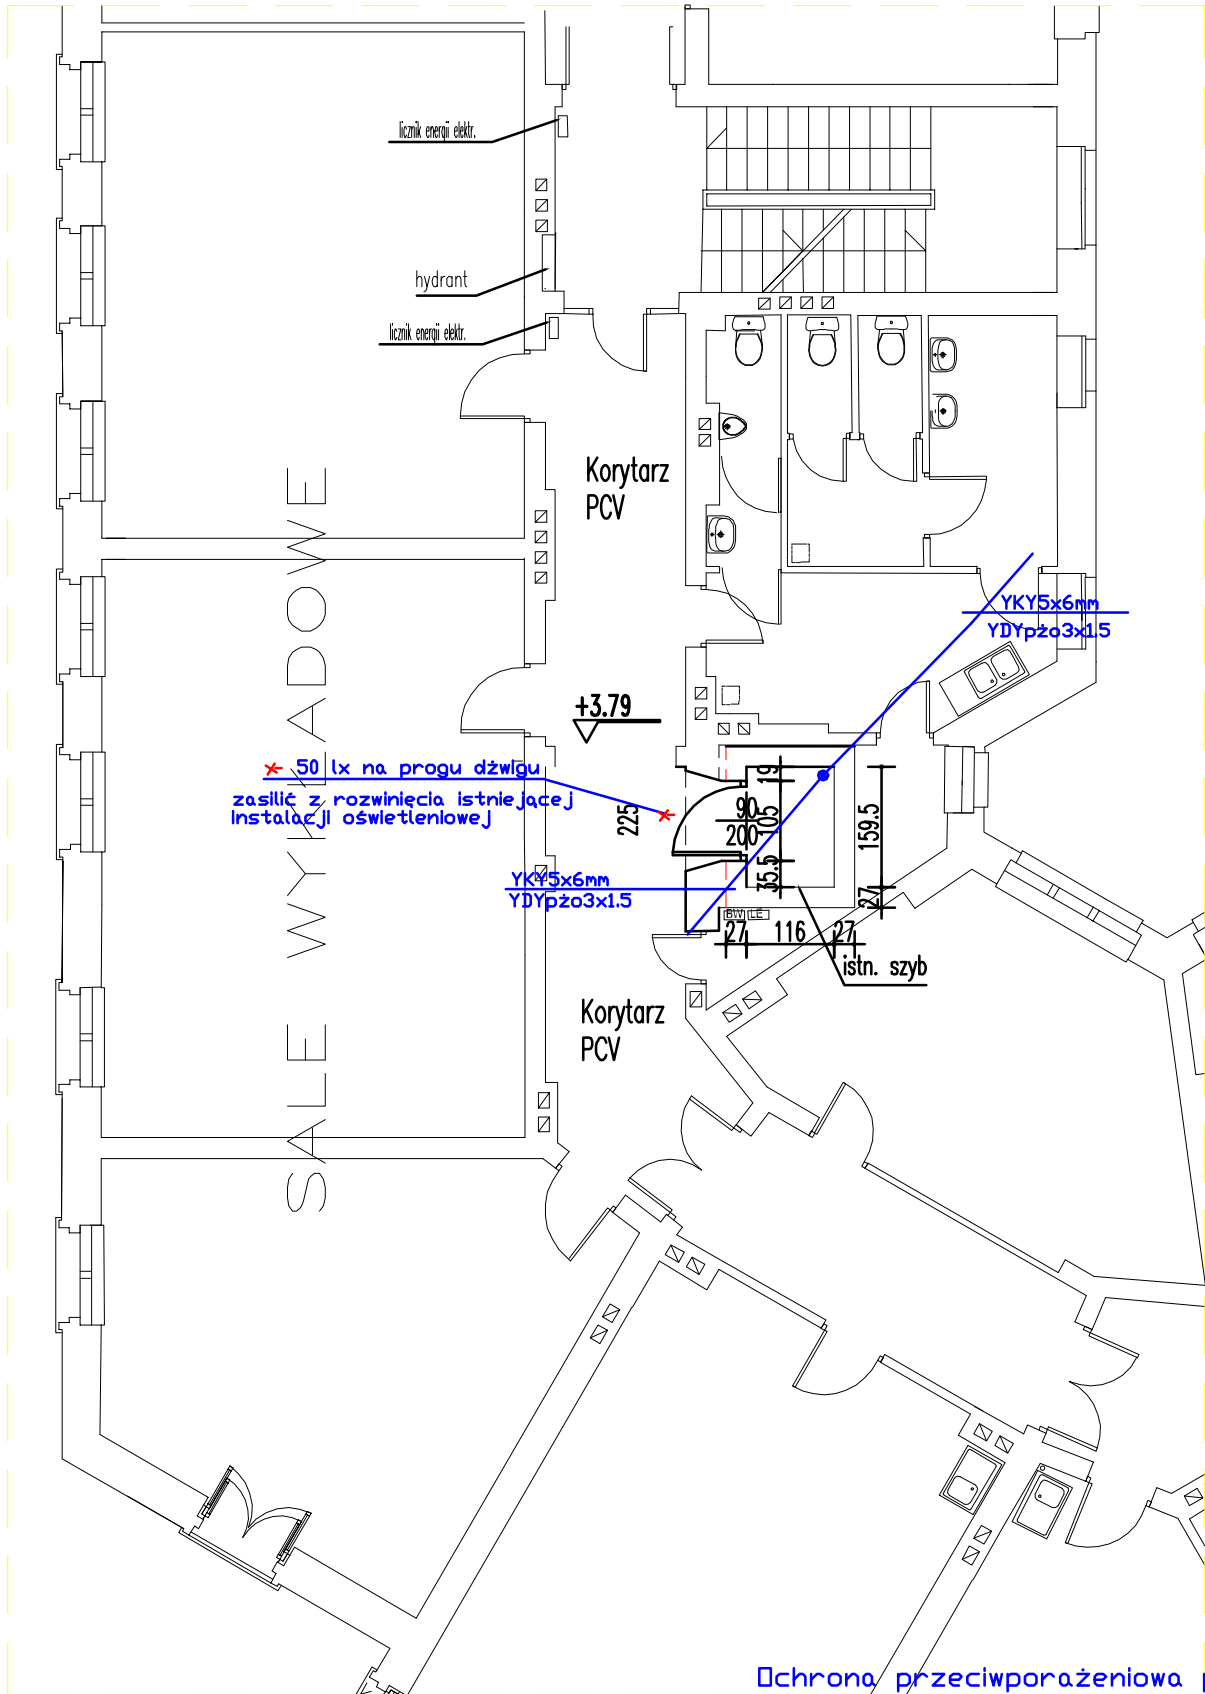

Ochrona przeciwporażeniowa przez samoczynne wyłączenie zasilania.

TEMAT OPRACOWANIA:

Wymiana dźwigu osobowego w istn. szybie
PB – INSTALACJE ELEKTRYCZNE

OBIEKT: BUDYNEK BIUROWO-USŁUGOWY
Szczecin al. Woj.Polskiego 63

DATA:
10.2008

TREŚĆ: RZUT fragm. I PIĘTRA

SKALA:
1:100

PROJEKTANT: mgr inż.Hanna Właszczuk
Nr uprawnień: 23/Sz/84

NR RYS.:

SPRAWDZIE: mgr inż.Aleksander Wleczorkiewicz
Nr uprawnień: 127/Sz/88

E / 4