

PROJEKT WYKONAWCZY

OBIEKT: Budynek administracyjny

ADRES: Szczecin, ul. Czesława 9
dz. nr 23/6

BRANŻA: Elektryczna



TEMAT: Instalacja przeciwoblodzeniowa
wpustów odwodnieniowych tarasu

INWESTOR: Miejski Zakład Obsługi Gospodarczej
Zakład Budżetowy
71-504 Szczecin
ul. Czesława 9

PROJEKTANT: Zdzisław Uliński
upr. proj. 72/Sz/76

Szczecin, czerwiec 2010


BUDYNEK ADMINISTRACYJNY (BIUROWY)
 PROJEKT REMONTU ELEWACJI
 SYTUACJA skala 1:500

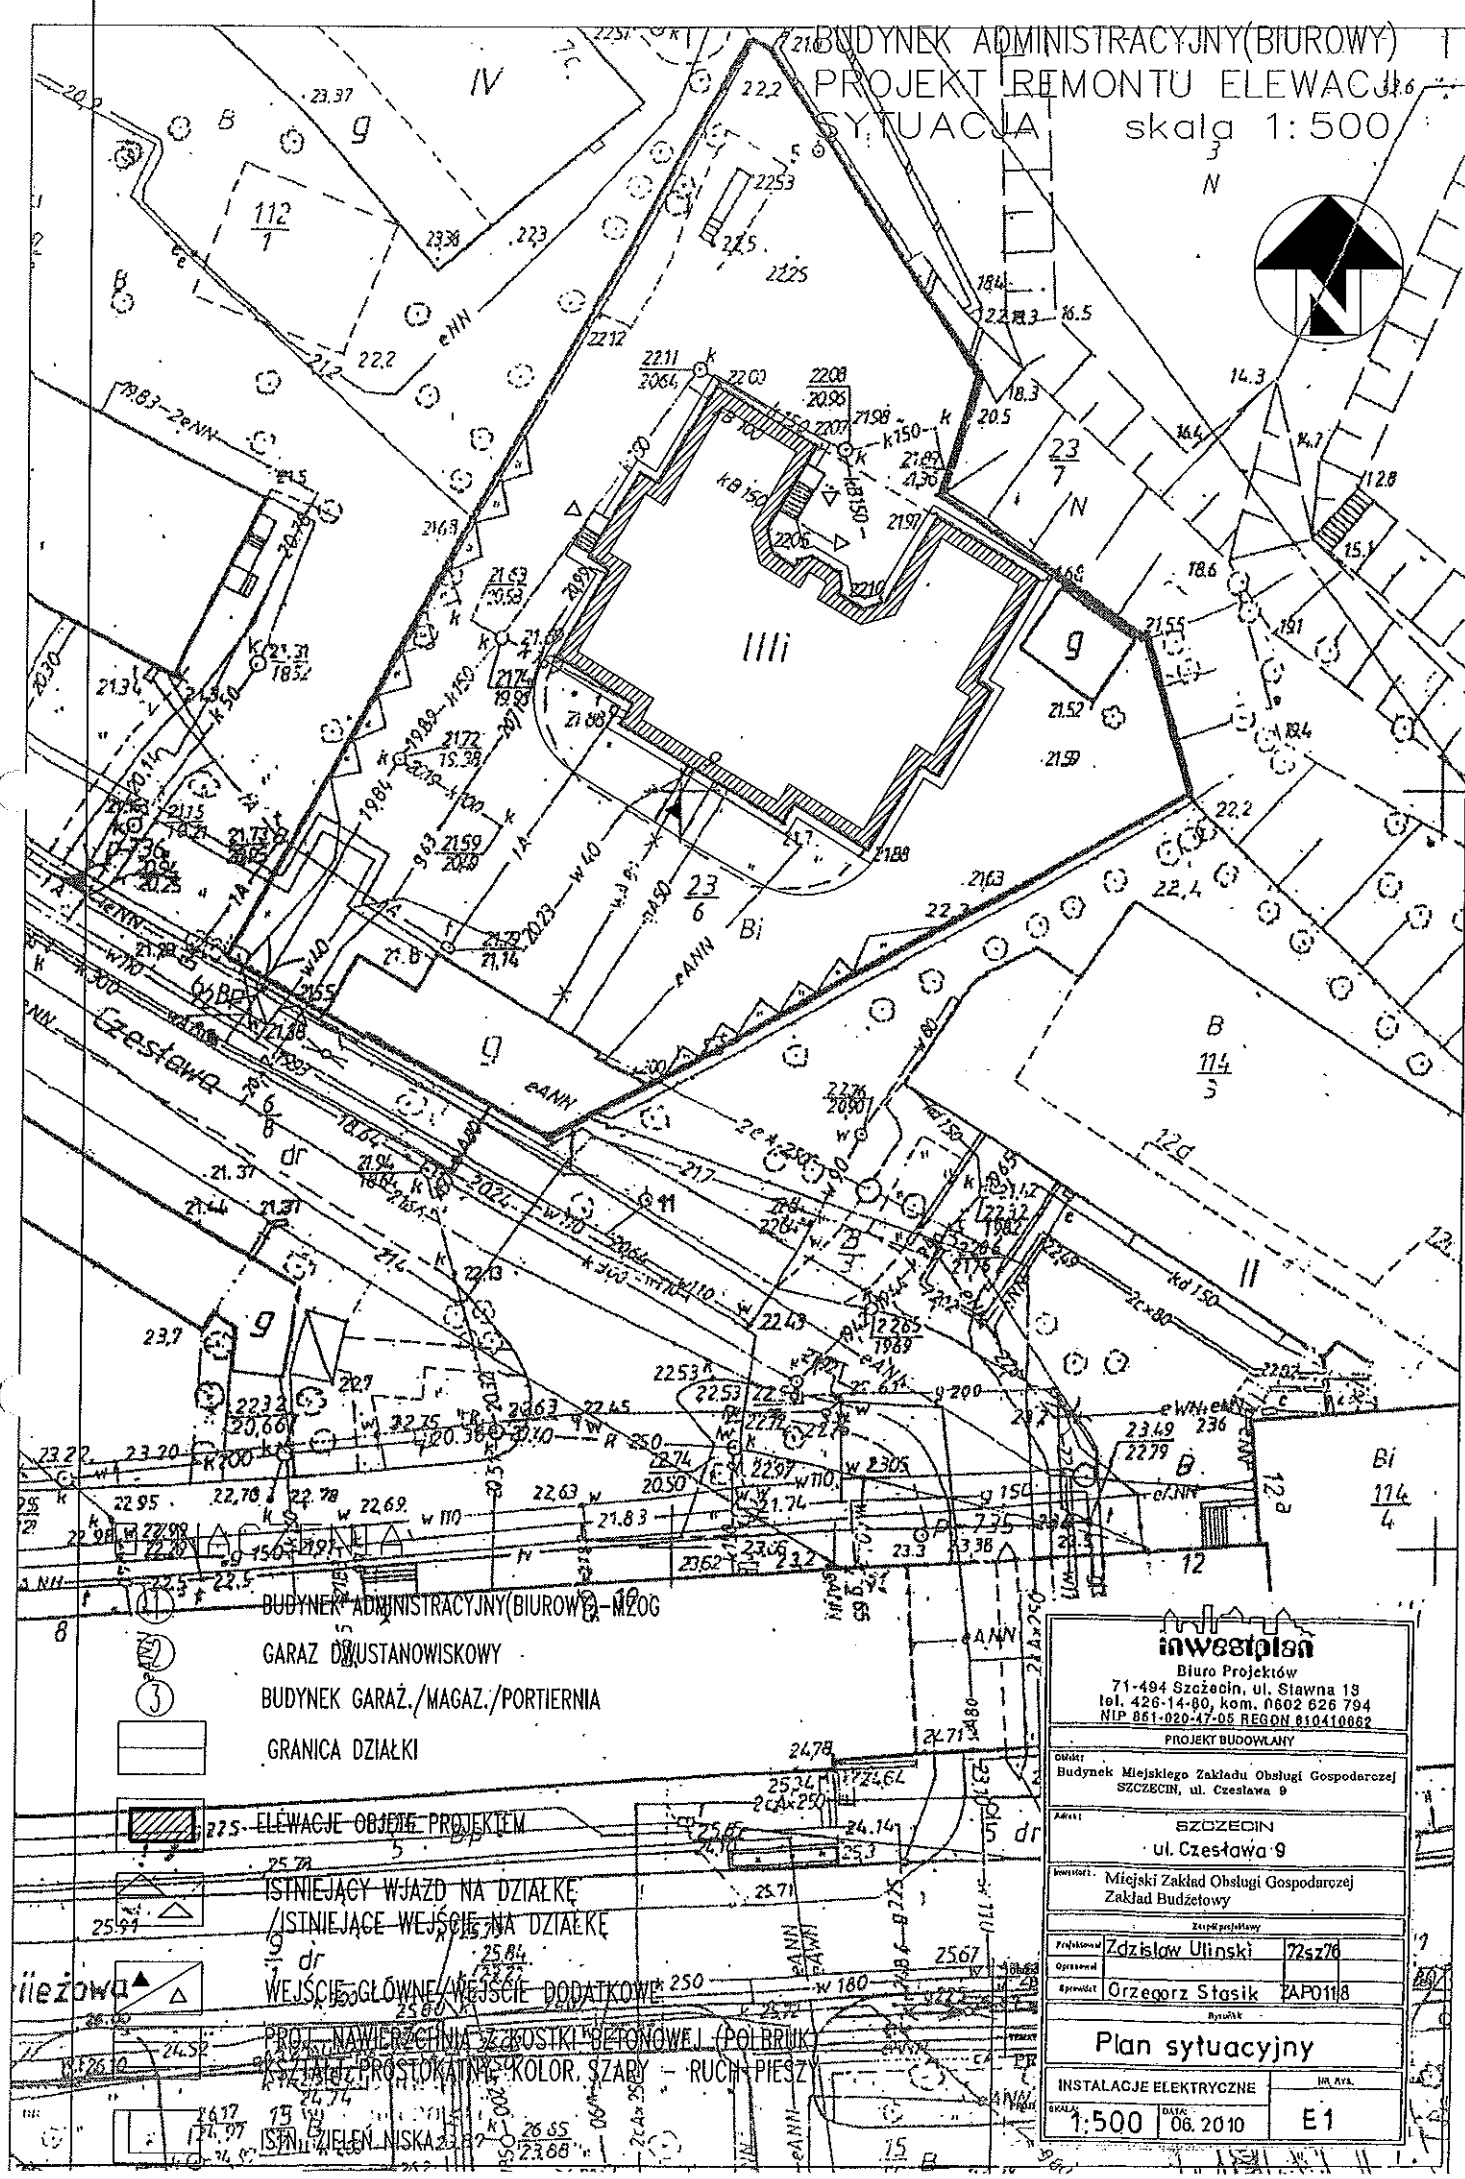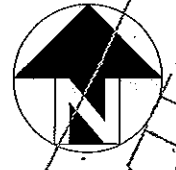

- 1 BUDYNEK ADMINISTRACYJNY (BIUROWY) - M20G
- 2 GARAZ DLA USTANOWISKOWY
- 3 BUDYNEK GARAZ/MAGAZ./PORTIERNIA
- 4 GRANICA DZIAŁKI

- 5 225 - ELEWACJE OBJEKTU PROJEKTEM
- 6 ISTNIEJĄCY WJAZD NA DZIAŁKĘ
- 7 ISTNIEJĄCE WEJŚCIE NA DZIAŁKĘ
- 8 dr WEJŚCIE GŁÓWNE / WEJŚCIE DODATKOWE
- 9 PROJEKT NAWIERZCHNI Z KOSTKI BETONOWEJ (POLBRIK) Kształt prostokątny, kolor szary - ruch pieszy
- 10 IZNA WIELENI NISKA

inwestiplan		
Biurowo Projektów		
71-494 Szczecin, ul. Stawna 18		
tel. 426-14-80, kom. 0602 626 794		
NIP 861-020-47-05 REGON 810410862		
PROJEKT BUDOWLANY		
Objekt: Budynek Miejskiego Zakładu Obsługi Gospodarczej SZCZECIN, ul. Czesława 9		
Adres: SZCZECIN ul. Czesława 9		
Inwestor: Miejski Zakład Obsługi Gospodarczej Zakład Budżetowy		
Zespół projektowy		
Projektant:	Zdzisław Ulinski	725276
Opisane:		
Sprawdził:	Orzęgorz Stasiak	ZAP0118
Brylant		
Plan sytuacyjny		
INSTALACJE ELEKTRYCZNE		IN. AKA
SKALA: 1:500	DATA: 06.2010	E1

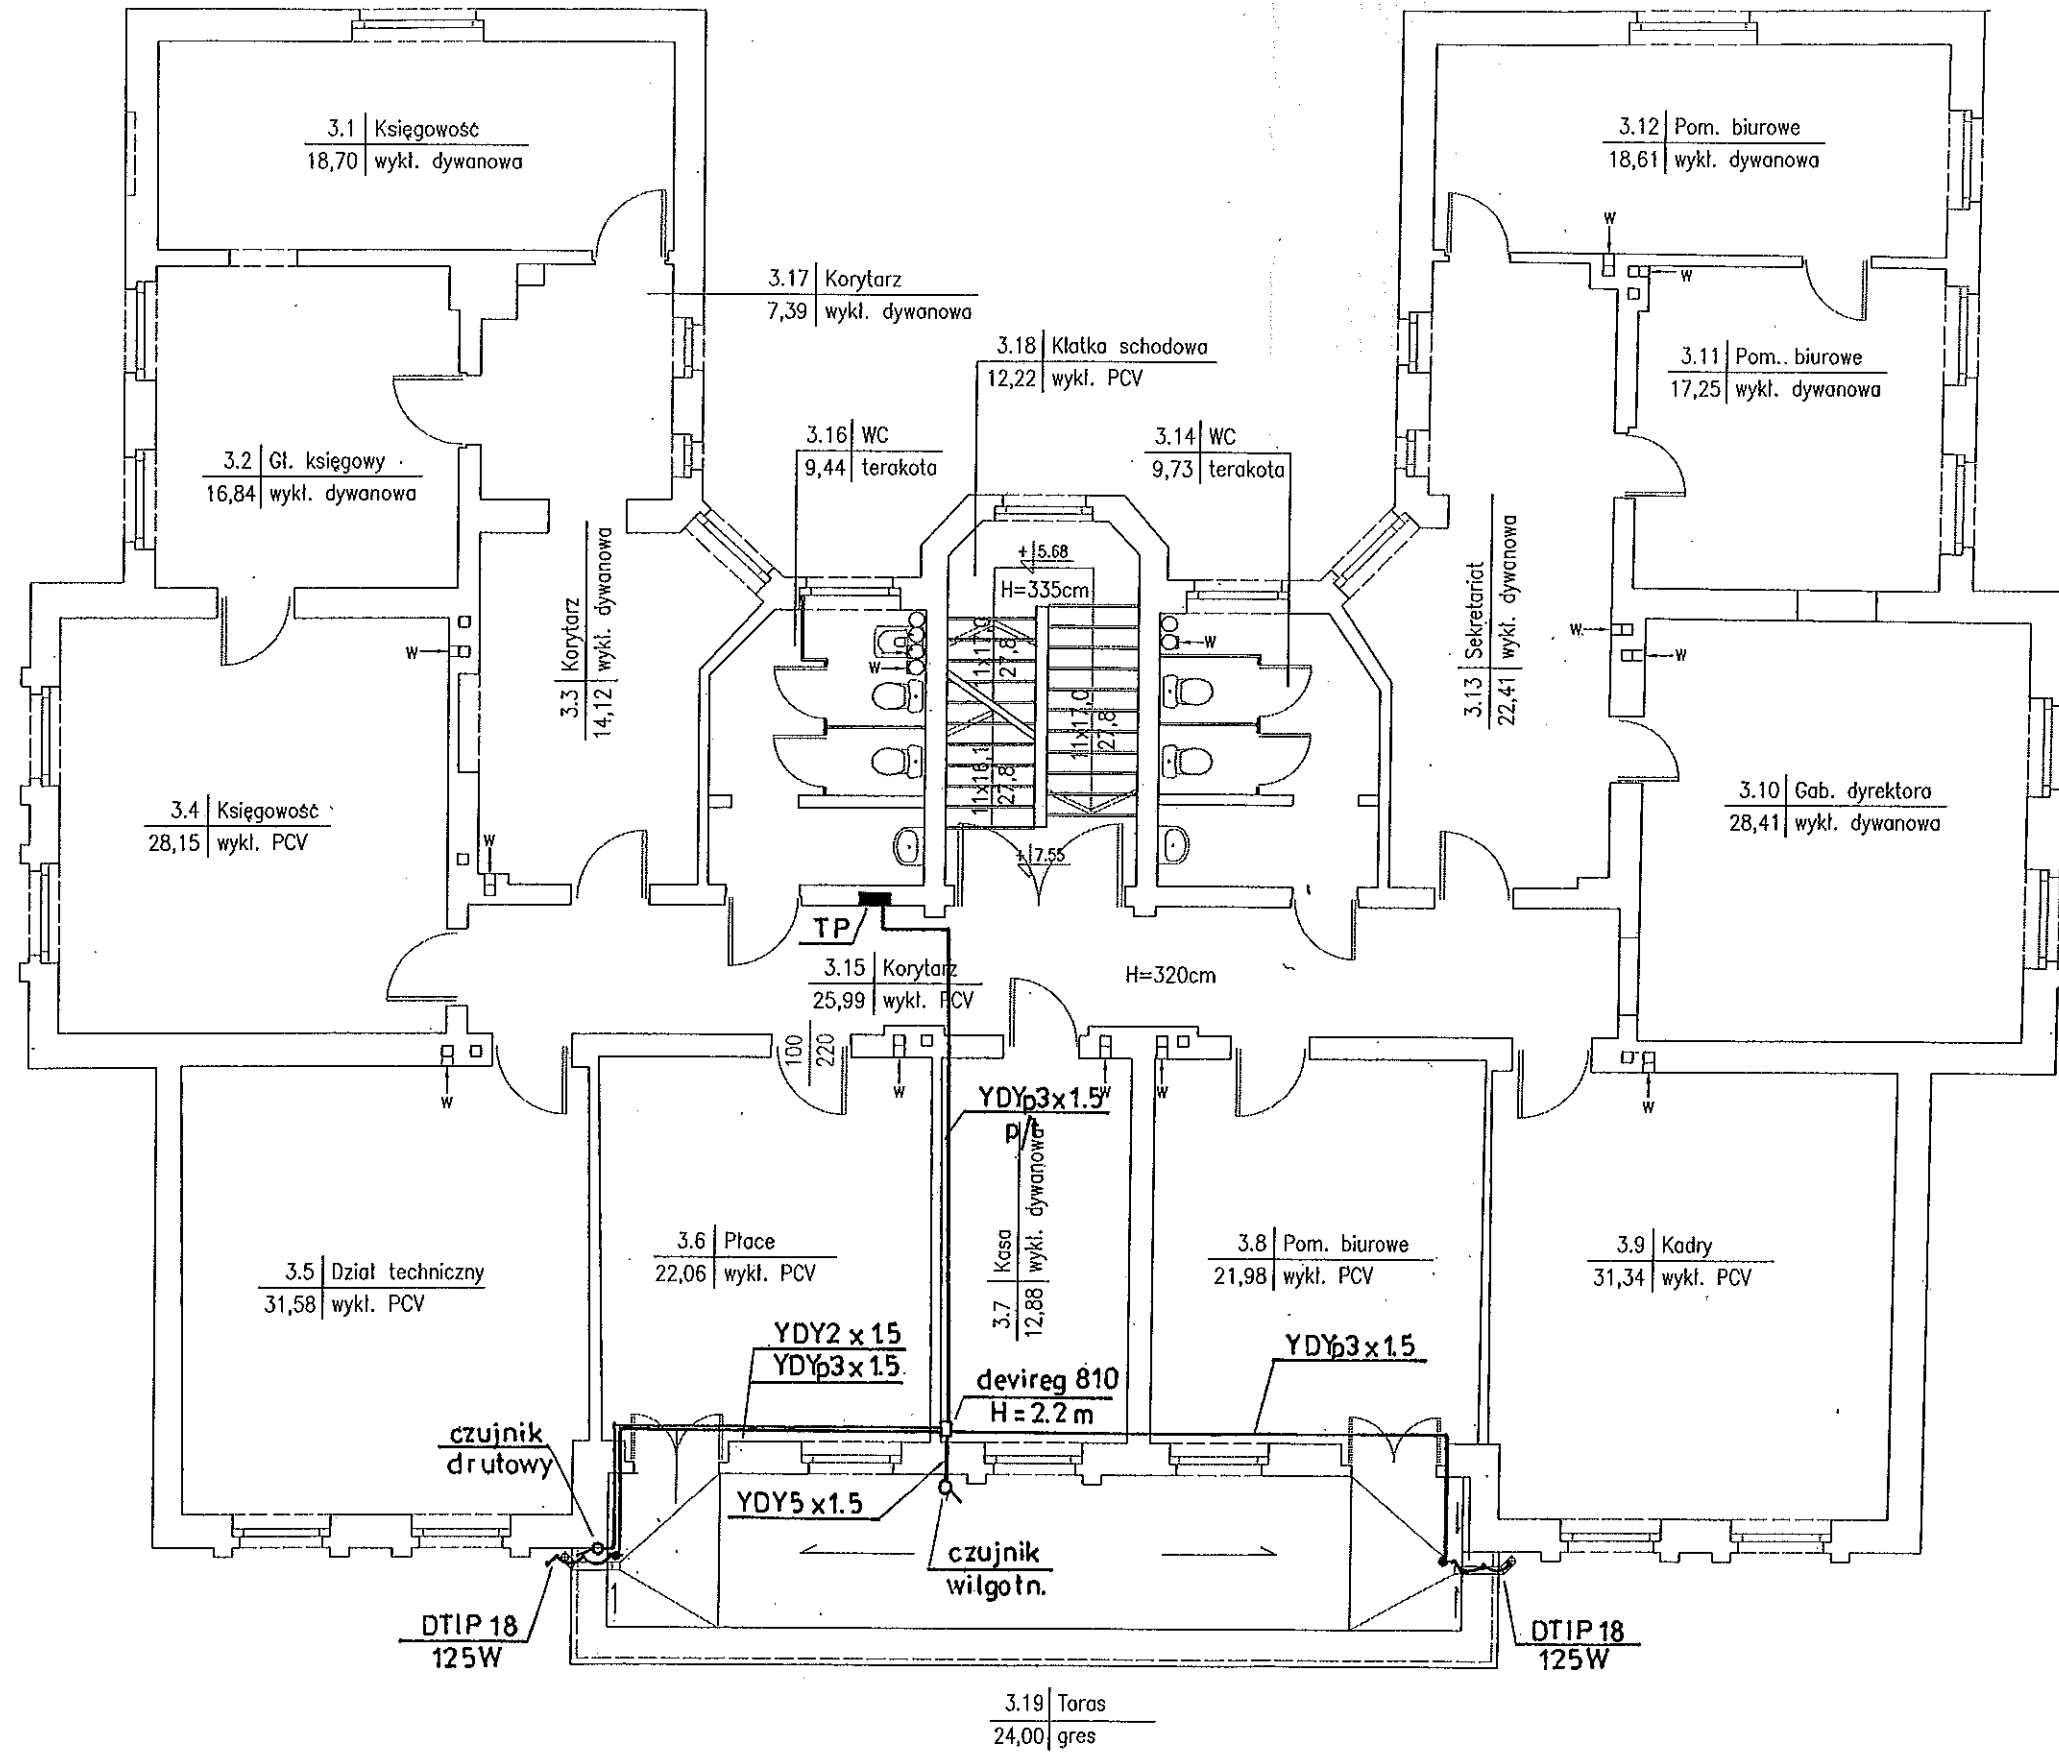


UWAGI

1. Instalacja podtynkowa przewodami:
-YDYp 3 x 1,5
2. Osprzęt podtynkowy:
-IP 44 w piwnicach,
3. Ochrona
Wg PN-ICE 60364
Szybkie wyłączenie realizowane wyłącznikami różnicowo-prądowymi IΔn=0,03A.
Układ sieciowy TN.C.S.

11 Piętro

inwestplan Biuro Projektów 71-494 Szczecin, ul. Stawna 13 tel. 426-14-90, kom. 6602 626 794 NIP 851-020-47-05 REGON 810410662		
PROJEKT BUDOWLANY		
Opis: Budynek Miejskiego Zakładu Obsługi Gospodarczej SZCZECIN, ul. Czesława 9		
SZCZECIN ul. Czesława 9		
Inwestor: Miejski Zakład Obsługi Gospodarczej Zakład Budżetowy		
Zespół projektowy		
Projektant	Zdzisław Ulinski	72sz76
Opisownik		
Sprawdzający	Grzegorz Stasiak	7AF0118
Klasyfikacja		
Instalacja przeciwoblodzen.		
INSTALACJE ELEKTRYCZNE		DR. RYL.
Skala	1 : 50	Data
	06.2010	E2

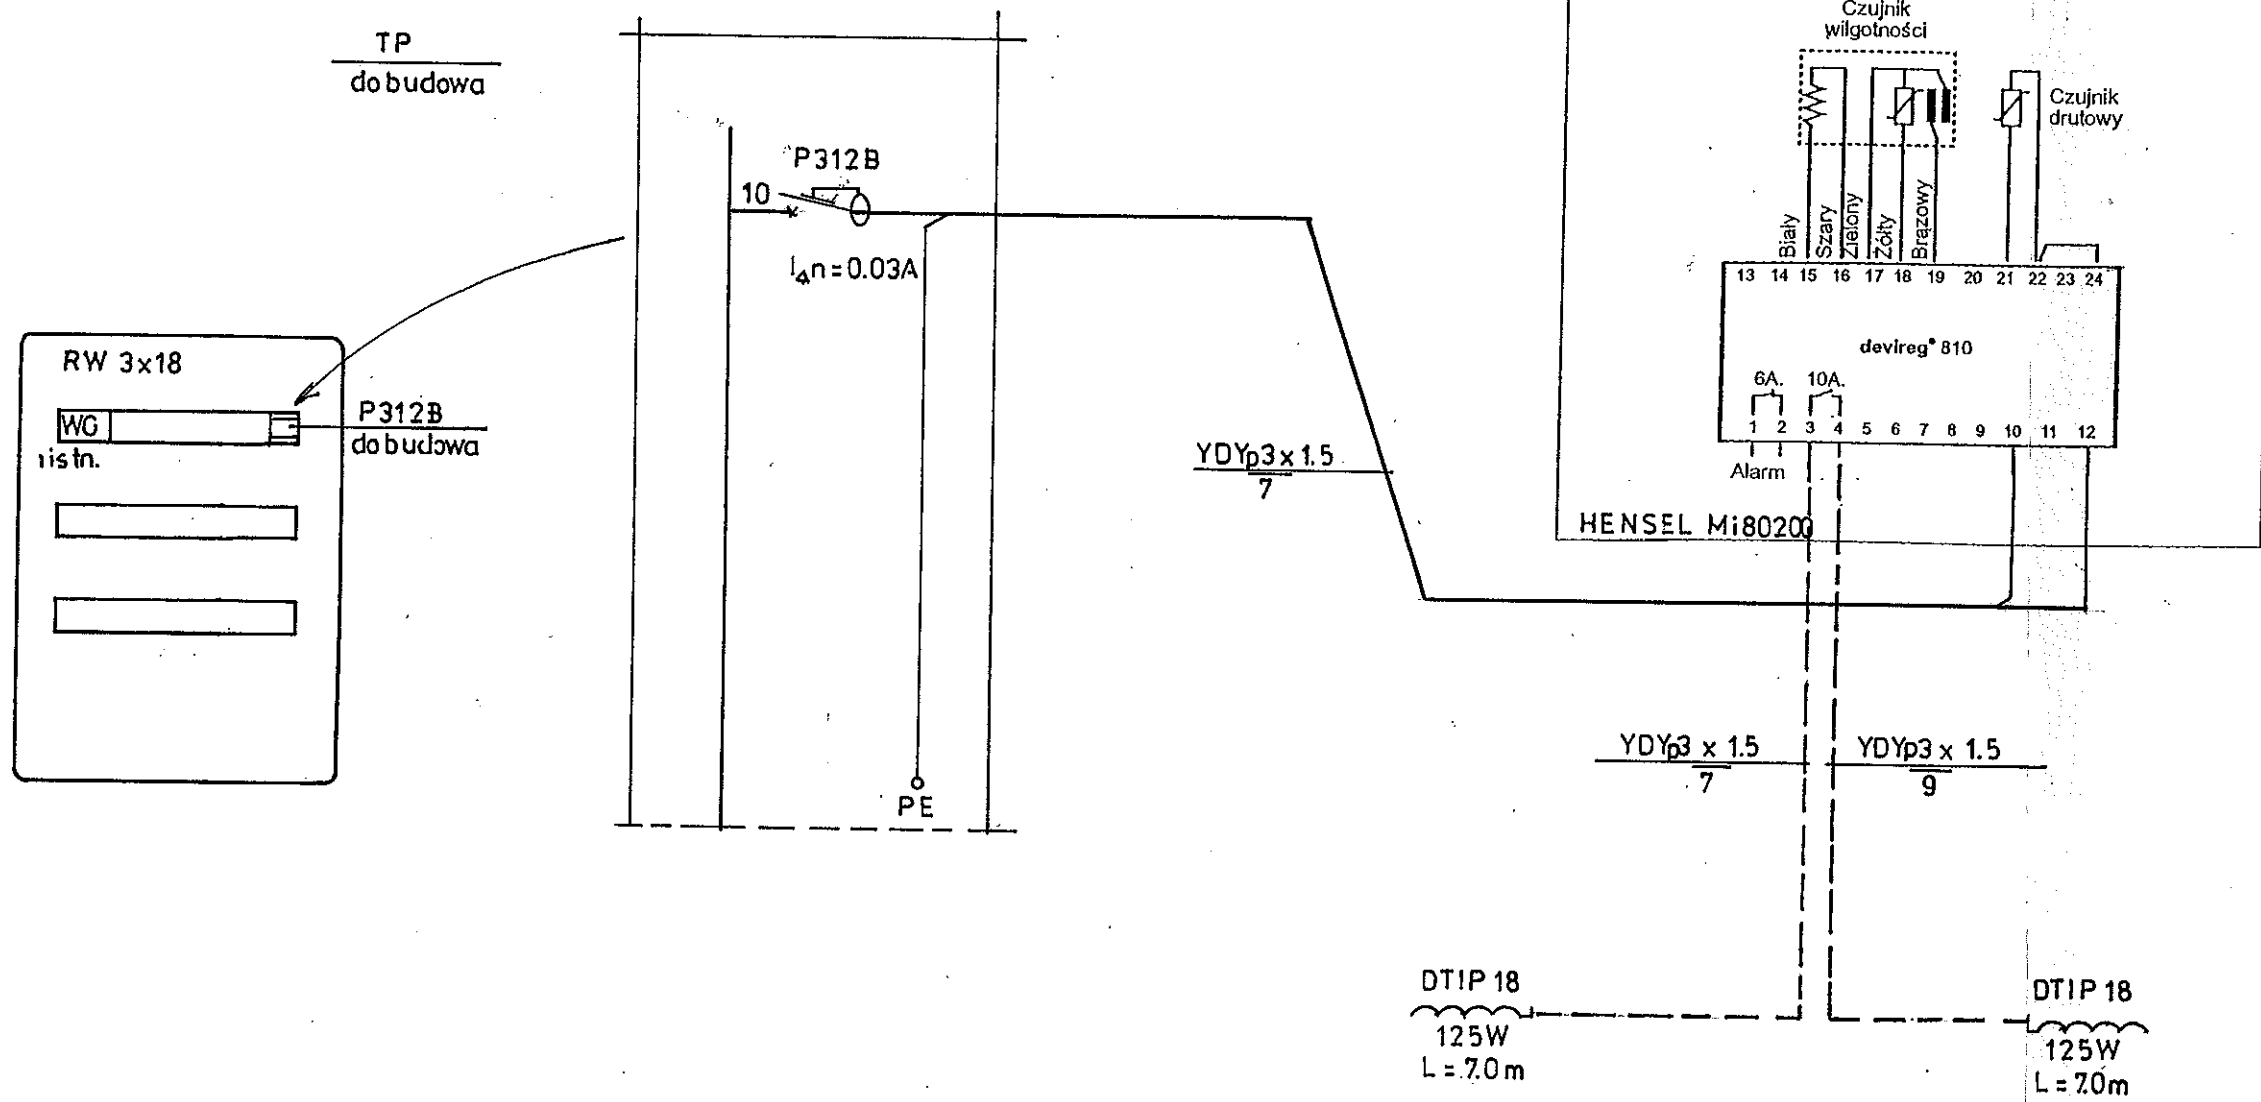

OCHRONA:
 wg PN-ICE 60364
 szybkie wyłączenie
 wyłączniki RP
 $I_{\Delta n} = 0,03A$
 układ sieciowy TN-C-S

inwestplan		
Biuro Projektów 71-494 Szczecin, ul. Sławna 13 tel. 426-14-80, kom. 602 626 794 NIP 651-020-47-05 REGON 810410662		
PROJEKT BUDOWLANY		
Nazwa: Budynek Miejskiego Zakładu Obsługi Gospodarczej SZCZECIN, ul. Czesława 9		
Adres: SZCZECIN ul. Czesława 9		
Inwestor: Miejski Zakład Obsługi Gospodarczej Zakład Budżetowy		
Wykonawca		
Projektant:	Zdzisław Ulinski	725278
Opisano:		
Approbat:	Grzegorz Stąsik	ZAP0118
Rysunek		
Schemat zasilania		
INSTALACJE ELEKTRYCZNE		IN. RYS.
SKALA:	DATA:	IN. RYS.
	06.2010	E3